

## LEGENDA OBJEKTU



OBJEKT NAPAJENÝ NA TEPLVOD

## LEGENDA NOVÝCH SÍTÍ




OSA TEPLoyODU

## LEGENDA SÍTÍ

[illegible]

## PŘEHLEDOVÁ OBLAST

1. ČÁST      2. ČÁST

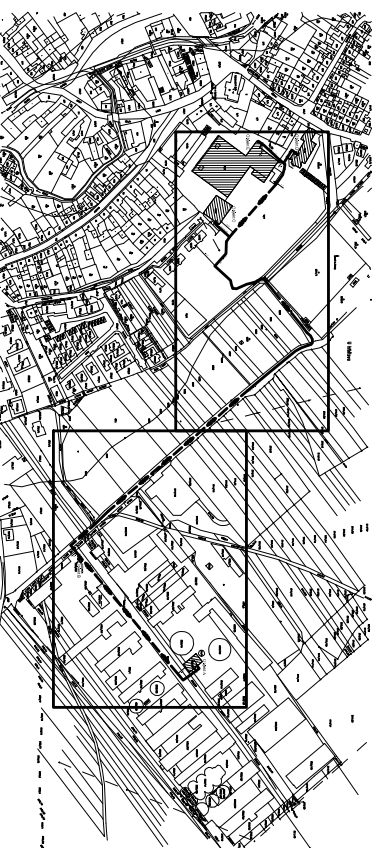

### POZNÁMKA:

Výškový systém: BPV  
Souřadnicový systém: S – JTSK

KLIMAKOM KLIMAKOM spol. s r.o., zapsaná u KÚCH IČ: 475238222 E-mail: info@klimakom.sk	DOKUMENTACE K ZENOVNÉMU ŘÍZENÍ TEPLOVODU V BPS SLAPANICE VYPRACOVÁVÁ: JIŘÍ KUČKA KONTROLOVÁVÁ: ING. JOSEF BAHR, Ph.D.
MĚŘÍTKO: 1:500 DATUM: 04/2016 Č. VÝKRESU: C3	SO.01 - KOORDINAČNÍ SITUACE 1. ČÁST

