


2. NADZEMNÍ PODLAŽÍ

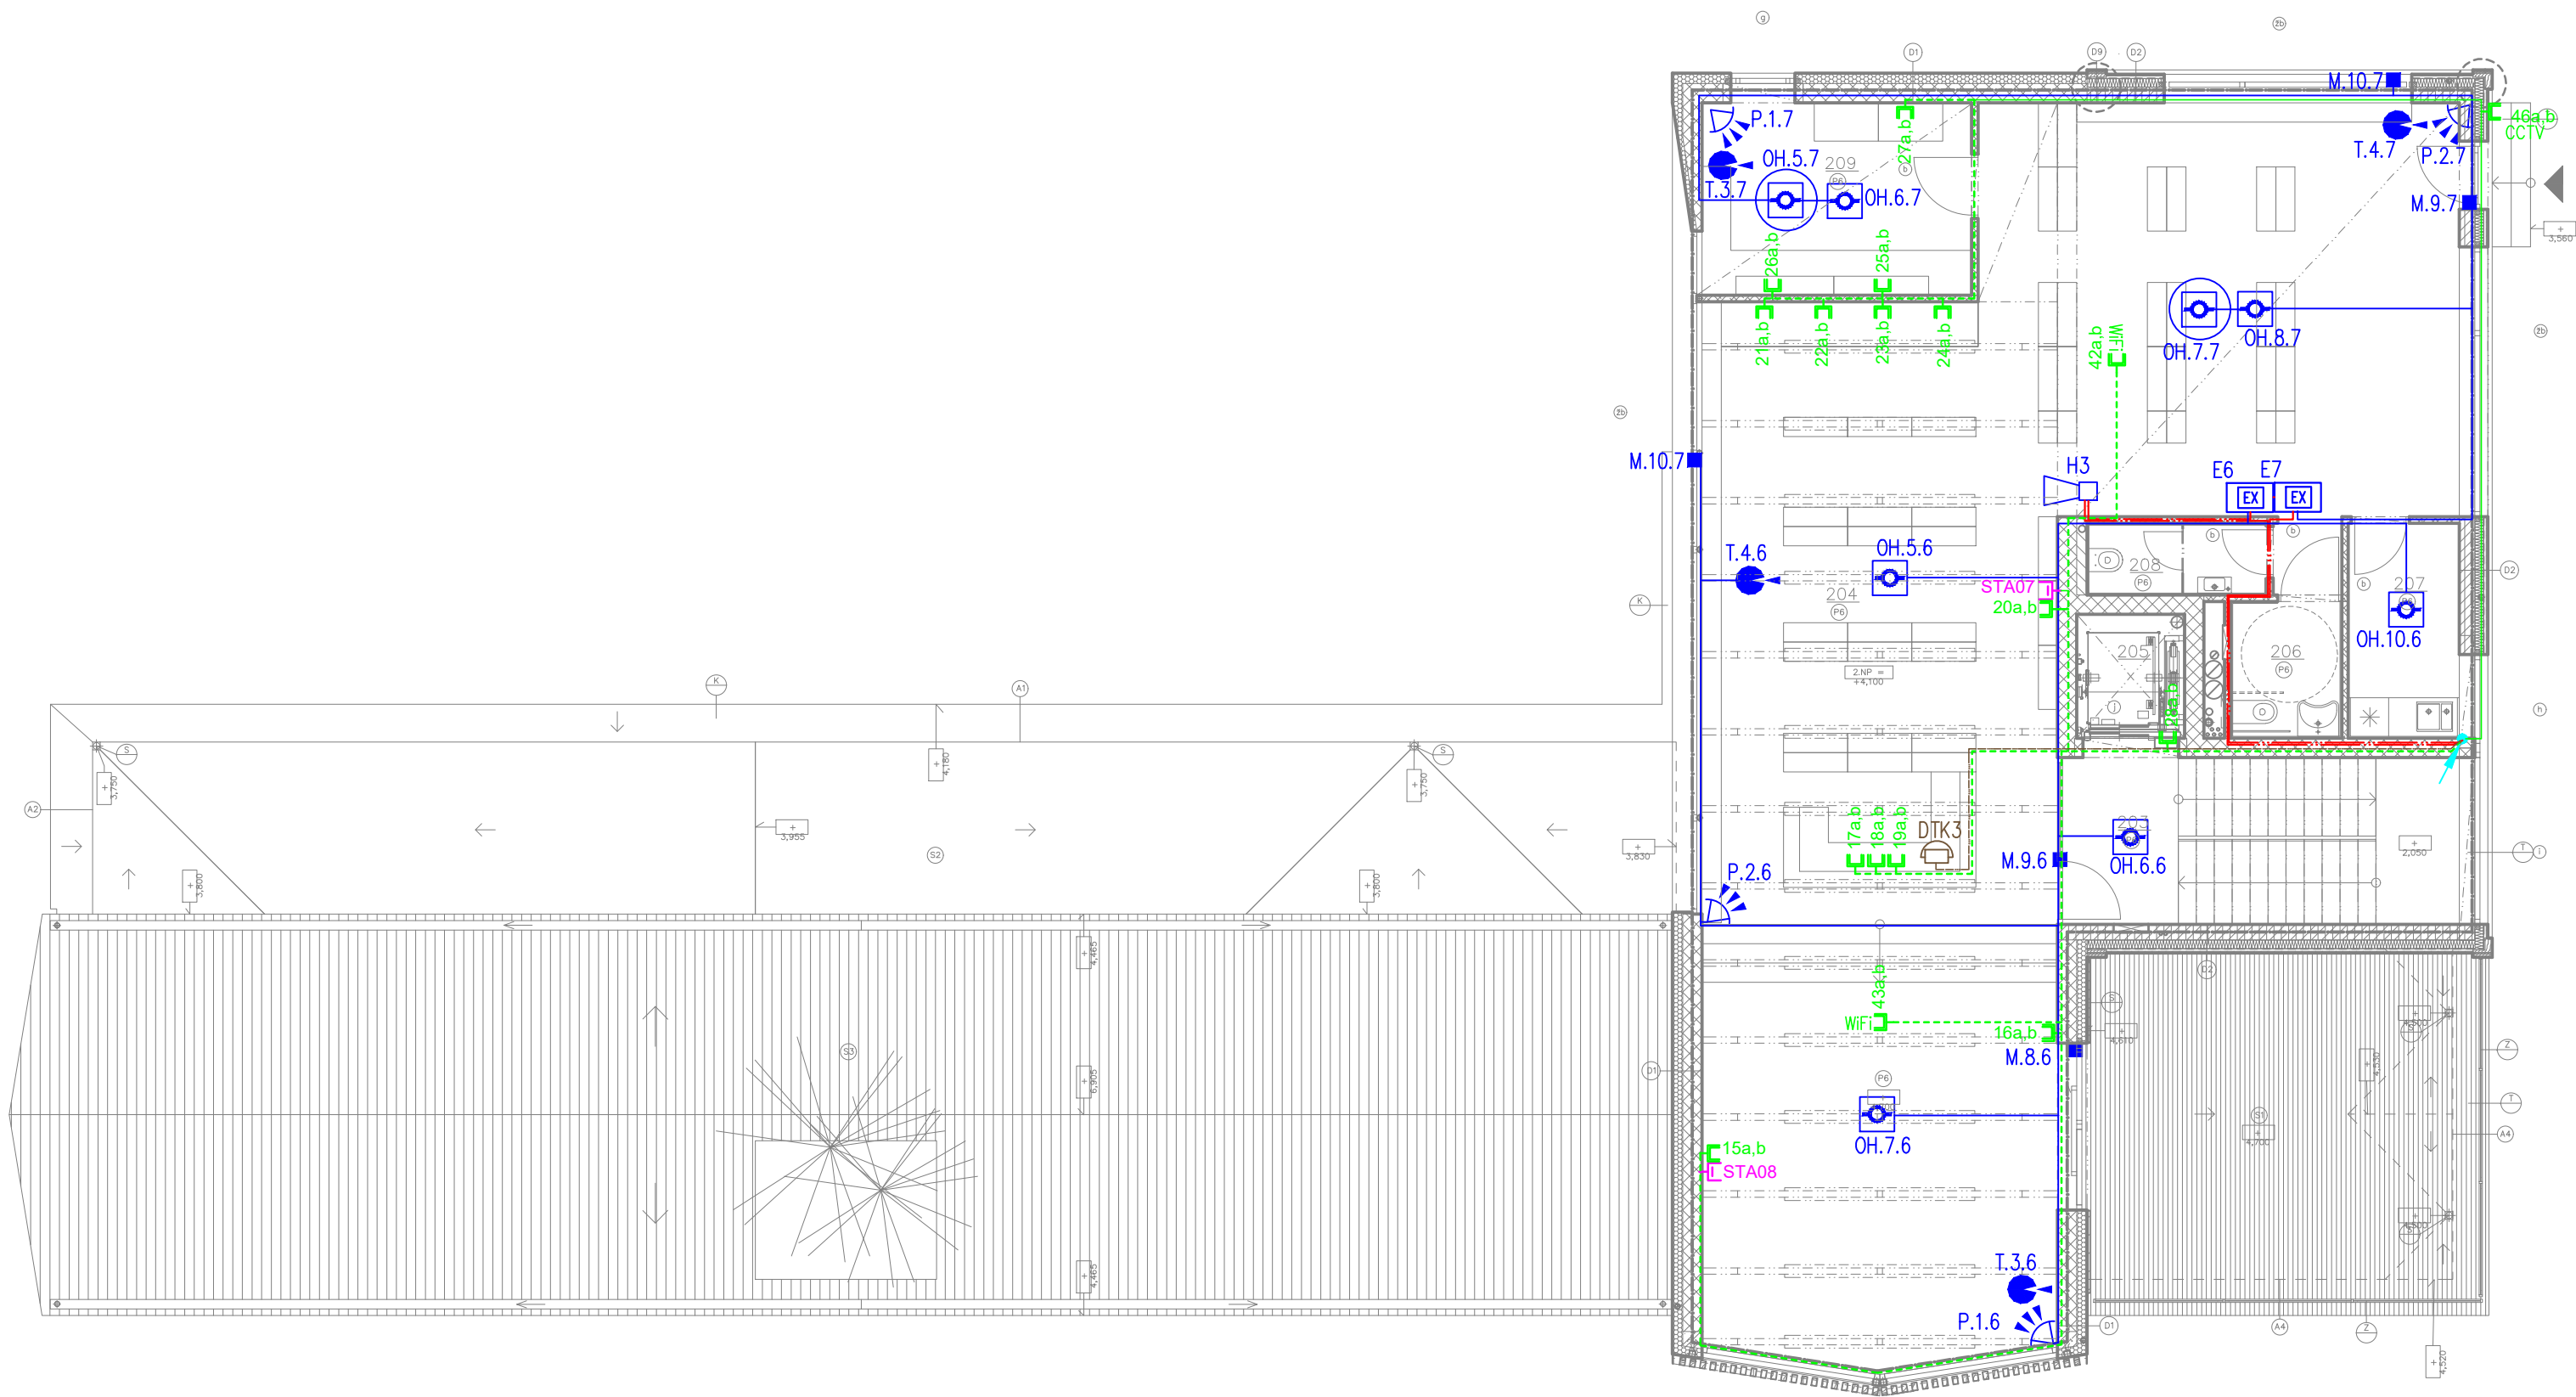

Legenda

- OŠTŘEDNA MB SECORE
CONTROL MB SECORE
- KLAVESNICE LED S DISPLEJEM
DRIVER LED WITH DISPLAY
- Expander EZSZ BUS 5 IN
- MAGNETICKE ČIDLO OTEVŘENÍ
- ČIDLO AUDIO ROZBITÍ SKLA
AUDIO DETECTOR BET GLASSES
- PIR VĚJŘ
PIR DETECTOR FLAPPER
- Optický detektor
- Sírno eps systému
- VIDEOTELEFON PRO DOMÁCÍ TELEFÍN
S OTVÍRACÍM TLÁČÍTKEM
- ELEKTRICKÝ VRÁTNÝ
S OTVÍRACÍM A ZAVÍRAČEM BRÁNY
- ZÁSUVKA 2xRJ45 cat.6
- DATOVÝ ROZVADĚČ S PETCHPANELEM
NÁSTĚNNÝ 28U

LEGENDA MÍSTNOSTÍ 2.NP		
OZN.	NÁZEV	M2
201	HERNA	33.22
202	TERASA	30.30
203	SCHODIŠTĚ	16.17
204	KNIHOVNA	99.39
205	VÝTAH	3.14
206	WC ŽENY	3.49
207	DENNÍ MÍSTNOST	5.80
208	WC MUŽI	3.22
209	KANCELÁŘ	12.60

GENERALNÍ PROJEKTANT: ARCHIX ARCHIX s.r.o. ZABRDOVICKÁ 16a 615 00 BRNO E-MAIL: INFO@ARCHIX.CZ TEL.: +420 542 212 971 WWW.ARCHIX.CZ		AUTORIZACE:	ČÍSLO PŘÍKAZU:
ARCHITEKT: 	KONTROLOVAL: 	HIP: 	VYPRACOVAL: Ing. Miroslav Kadmožka
INVESTOR: MĚSTO ŠLAPANICE MASARYKOVO NÁMĚSTÍ. 100/7 664 51 ŠLAPANICE		ZAKÁZKA: 17_021	STUPĚŇ PROJEKTU: DPS
		DATUM:	01/2019
NÁZEV AKCE: DŮM V PARKU P.Č. 905, 907/4, 907/11, 907/1, 904/3 v K.Ú. ŠLAPANICE U BRNA	MĚŘÍTKO: 1 : 100		
ČÁST: ELEKTROINSTALACE	ČÍSLO VÝKRESU: 07		
NÁZEV VÝKRESU: PŮDORYS 2NP - SLABOPROUD			