



SITUACE STAVBY

M 1 : 500

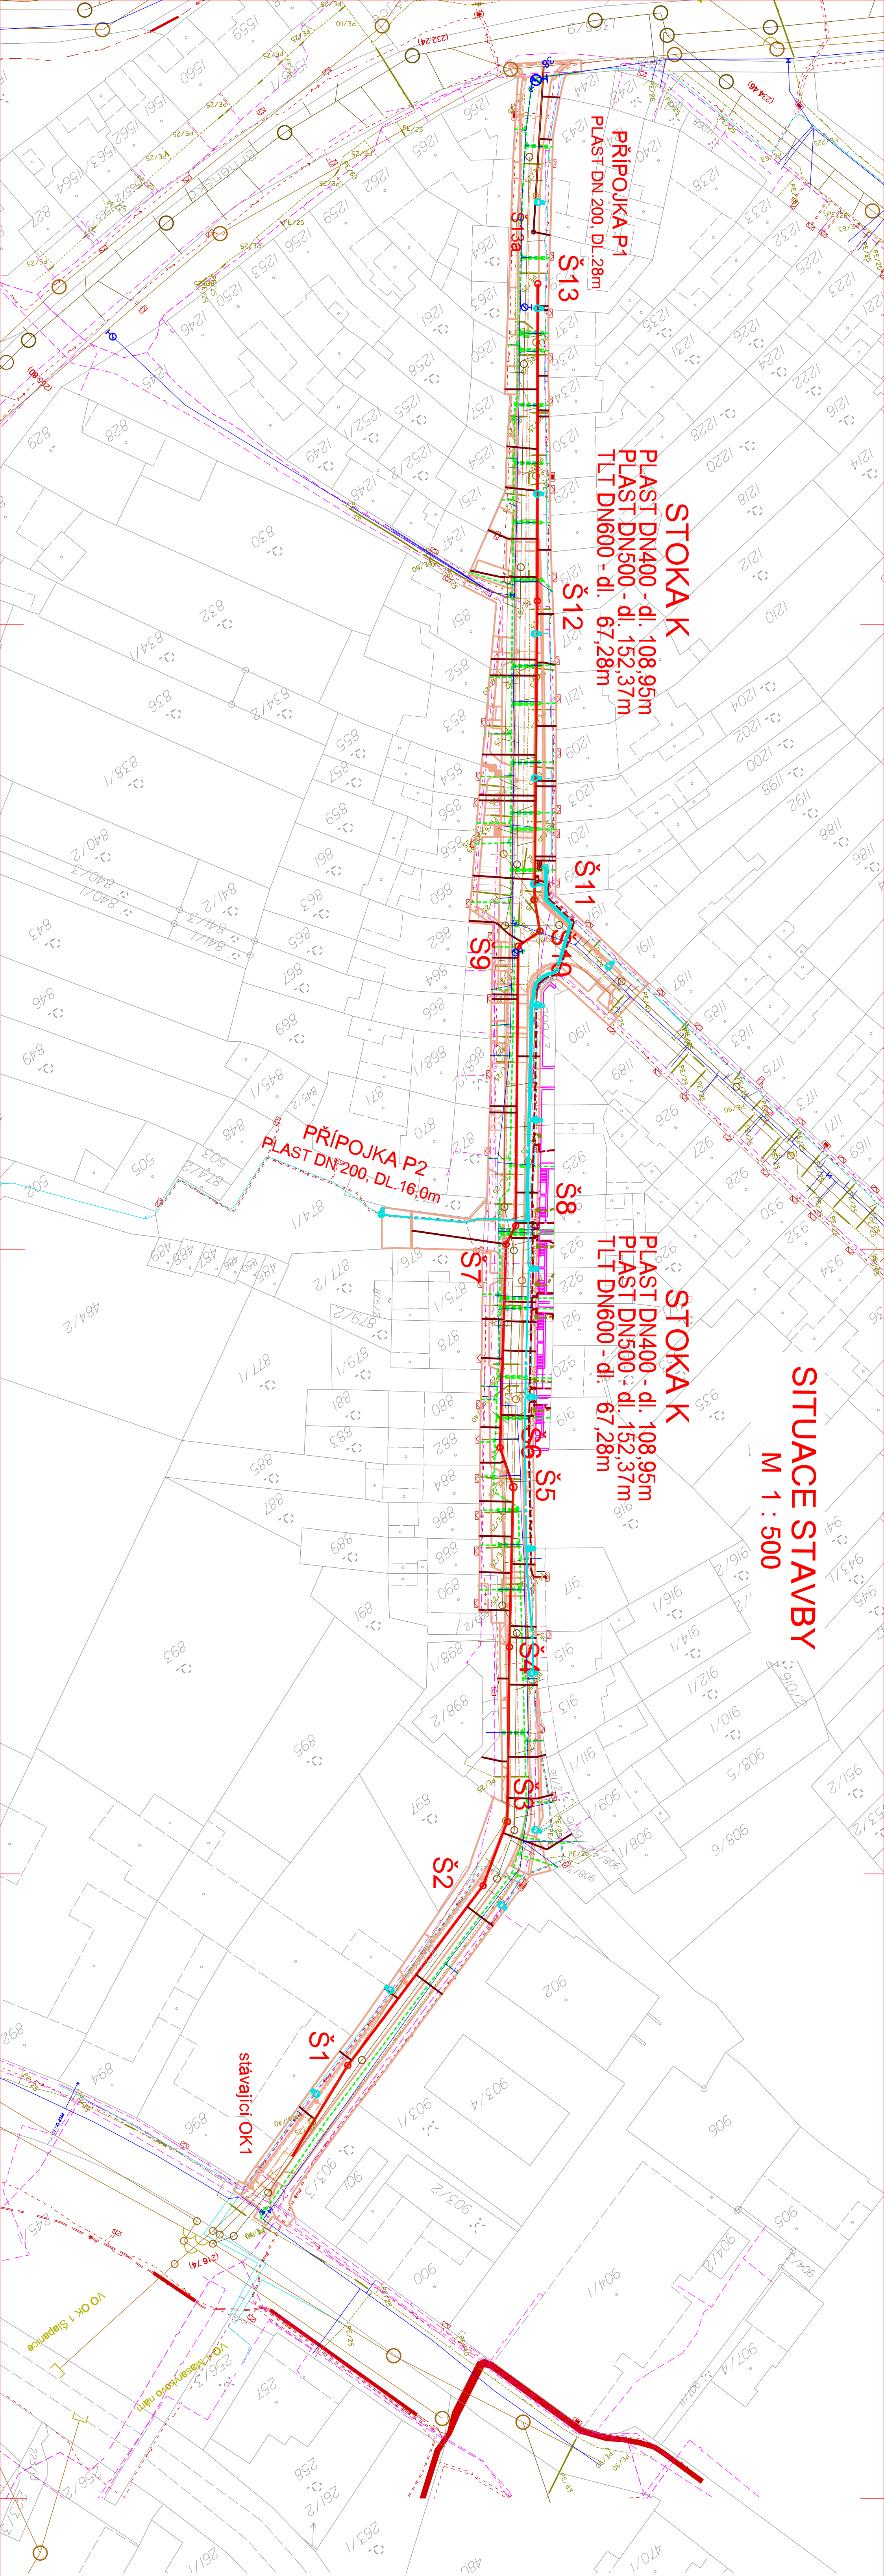

LEGENDA:	
	NAVŘZENÁ DEŠŤOVÁ KANALIZACE - STOKY
	NAVŘZENÁ DEŠŤOVÁ KANALIZACE - PŘÍPOJKY
	NAVŘZENÁ REKONSTRUKCE VODOVODU
	PŘELOŽKA PŘÍPOJKY PLVNOVODU
	PŘELOŽKA PŘÍPOJKY NN KABELU
	SKŘÍN PRO PLYNOMĚRNOU SESTAVU + HUP
	VEREJNÉ OSVĚTLENÍ
	VEREJNÉ OSVĚTLENÍ - PŘELOŽKA KABELU
	NAVŘZENÁ KOMUNIKACE A CHODNÍKY
	NAVŘZENÉ OPĚRNÉ ZIDKY
	STÁVAJÍCÍ DEŠŤOVÁ KANALIZACE
	STÁVAJÍCÍ SPLAŠKOVÁ KANALIZACE
	STÁVAJÍCÍ VODOVODNÍ ŘÁD
	STÁVAJÍCÍ VODOVODNÍ PŘÍPOJKA
	STÁVAJÍCÍ PLYNOVOD STL
	STÁVAJÍCÍ VĚRNÉ OSVĚTLENÍ
	STÁVAJÍCÍ PODZEMNÍ VEDENÍ NN
	STÁVAJÍCÍ SDĚLOVACÍ KABELY - CETIN
	STÁVAJÍCÍ SDĚLOVACÍ KABEL - ITSELF METALICKÝ
	STÁVAJÍCÍ SDĚLOVACÍ KABEL - ITSELF OPTICKÝ

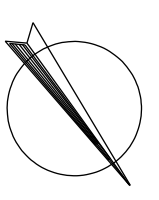

Revize		Datum revize	
1	První revize		
AQUA PROCON S.R.O.			
Projevitel: Ing. Jan Polásek			
Vedoucí projektu: Ing. Jan Polásek			
Vedoucí dílny projektu: Ing. Jan Polásek			
Zodpovědný projektant: Ing. Michela Jurátová			
Výpracoval: Ing. Michela Jurátová, Ing. Tomáš Zláček			
Kontroloval: Ing. Jan Polásek			
Investor: Město Šlapanice			
Objednatel: Město Šlapanice			
Formát: A4			
Měřítko: 1 : 500			
Supliment: DUR+DSP			
Datum: 09/2018			
Závaznost: 1491318-16			
Příloha: ŠLAPANICE			
PROJEKČNÍ SLUŽBY - ULICE KOMENSKÉHO			
D - DOKUMENTACE OBJEKTU A TECHNIČKÝCH A TECHNOLOGICKÝCH ZARÍZENÍ			
D.1 - DOKUMENTACE STAVEBNÍHO NEBO INŽENÝRSKÉHO OBJEKTU			
D.1.2 - SO 02 DEŠŤOVÁ KANALIZACE			
Příloha: SITUACE STAVBY		Číslo přílohy: D.1.2.2	
		Revize: 0	